



Kläranlage

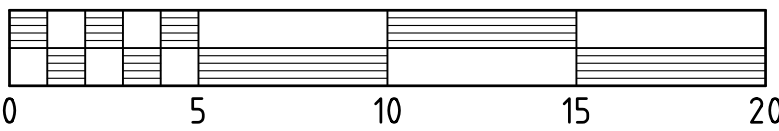

M. 1 : 200

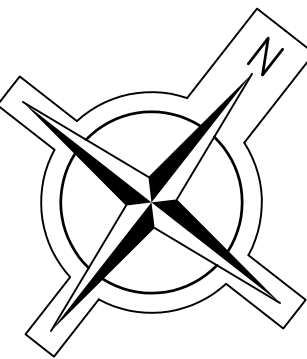

Zeichenerklärung :

- vorh. Bauteile
- gepl. Bauteile
- vorh. Leitungen
- gepl. Leitungen

VORABZUG

Der Antragsteller	Der Entwurfsverfasser
Friesoythe,	Ingenieurbüro Frilling GmbH Romburgstr. 46 49377 Vechta Postfach 15 64 49364 Vechta Tel.: 04441 / 8704-0 Fax: 0441 87 04 80 Vechta, 14.12.2012

INGENIEURBÜRO FRILLING GMBH Beratende Ingenieure VBI Ingenieurbüro für Bauwesen und Umwelttechnik Romburgstraße 46 - 49377 Vechta Postfach 1564 - 49364 Vechta Tel.: 04441 8704-0, Fax: 04441 8704-80, info@if-vechta.de		 INGENIEURBÜRO FRILLING GMBH	
Sachgebietleiter Schütte / Varnhorn	Bauherr	STADT FRIESOYTHE 	
Sachbearbeiter Varnhorn			
Zeichner Kienitz		Erweiterungs- und Optimierungs- maßnahmen 2012 - 2013 auf der Kläranlage Friesoythe	
Projekt-Nr. A-F01-KAF-03	Projekt	Lageplan	
Blatt -		Stand 14.12.2012	
Index -		Plangröße 0,71x1,19m(0,85 m²)	
Datum 00 Lageplan.dwg	Phase Genehmigung	Maßstab 1 : 200	

