



Dieser Unterlage/Plan darf ohne vorherige Genehmigung des Erstellers nicht veröffentlicht, vervielfältigt oder geadert, noch für ein anderes Bauvorhaben genutzt werden, als für das dies auf dem Plankopf ausgewiesen ist!

Anschluss Blatt 2

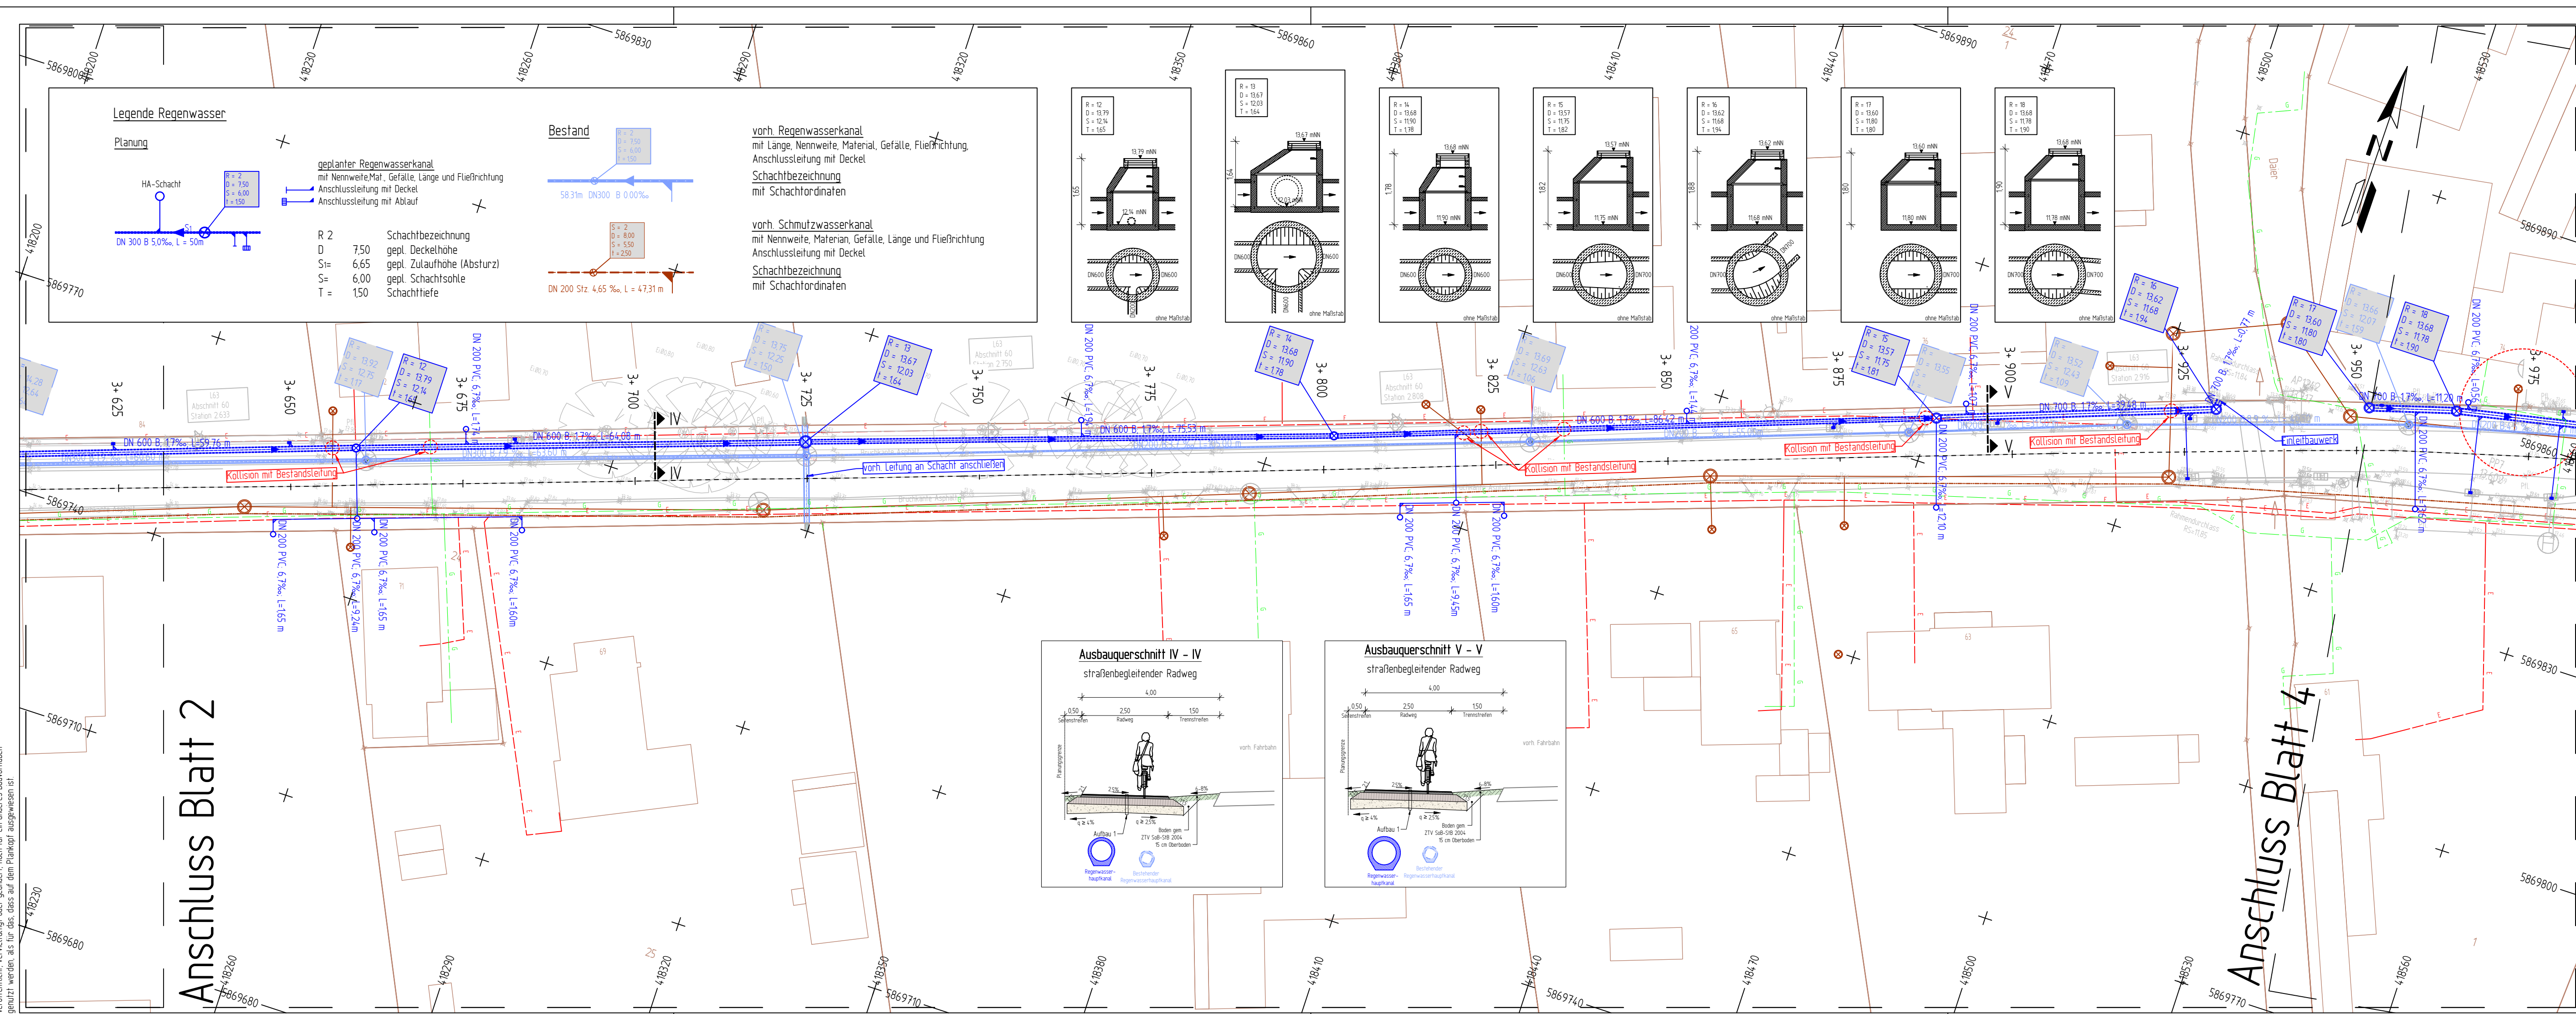

Legende Regenwasser


Planung

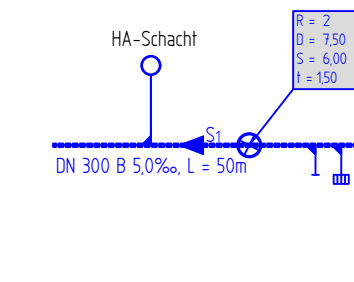

R 2
D = 750
S = 6,65
T = 150



Schachtbezeichnung
gepl. Deckelhöhe
gepl. Zulaufhöhe (Absturz)
gepl. Schachtsohle
Schachttiefe

Bestand

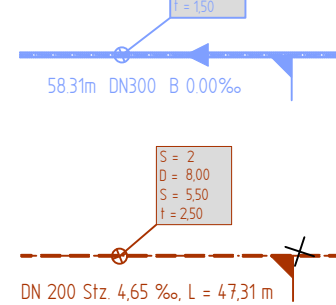

vorh. Regenwasserkanal
mit Länge, Nennweite, Material, Gefälle, Fließrichtung,
Anschlussleitung mit Deckel
Schachtbezeichnung
mit Schachtordinaten

vorh. Schmutzwasserkanal
mit Nennweite, Material, Gefälle, Länge und Fließrichtung
Anschlussleitung mit Deckel
Schachtbezeichnung
mit Schachtordinaten

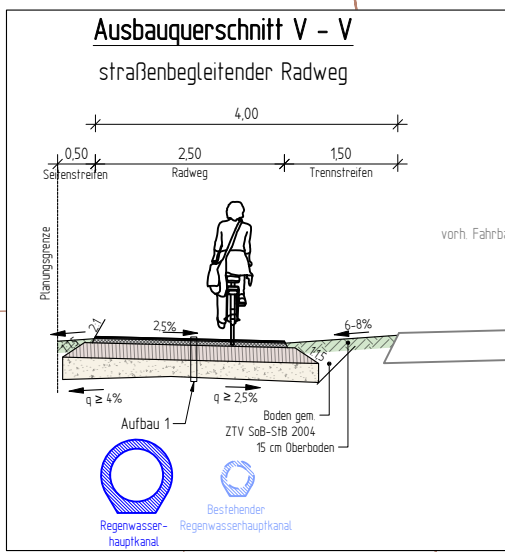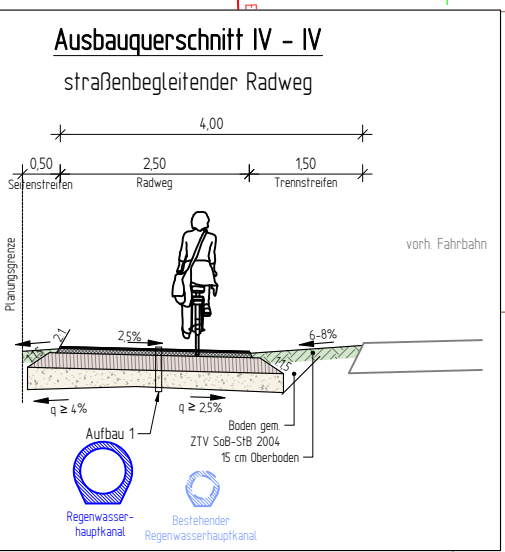

Versorgungseinrichtungen

vorhandene Gasleitung
(nachrichtlich dargestellt)

vorhandene Stromleitung
(nachrichtlich dargestellt)

Zeichenerklärung

Kollision mit Bestandsleitung

Entwurfsbearbeitung:

WESSELS UND GRÜNEFELD
INGENIEURBERATUNG GMBH
TIEFBAU | STRASSENPLANUNG | KANALPLANUNG | BAUÜBERWACHUNG

Böseler Straße 31
49681 Garrel
Tel. 04474-50-523-0
Fax: 04474-50-523-29
E-Mail: info@ing-wug.de
www.ing-wug.de

Datum
gezeichnet: 24.07.2023
bearbeitet: 13.12.2024
Projekt: 02-FRI-23-03
Blatt Gr.: 950 x 297 mm²
geprüft:

Zeichen

Block
Scheper

Auftraggeber:

Stadt Friesoythe
Alte Mühlenstraße 12, 26169 Friesoythe



Maßnahme:

Erneuerung RW-Kanalisation OD Neuvrees

Unterlage Nr.:
Blatt Nr.: 3 von 6
Reg. Nr.:

Darstellung:

Entwurfsplanung

Unterlage:

Fahrbahn
Lageplan Variante II

Maßstab: 1:500

Aufgestellt:

Geprüft und Genehmigt:

RW500-3

04.02.2025

SRV00010 Daten - AUFTRAGGEBER 2014 V02 WUG GmbH Friesoythe V02-FRI-23-03 Erneuerung RW-Kanalisation OD Neuvrees V02 Planung V04 Plane - Zeichnungen V02 FRI-23-03-L-11 Vildrog